



# RZUT PIWNICY

## SKALA 1:100

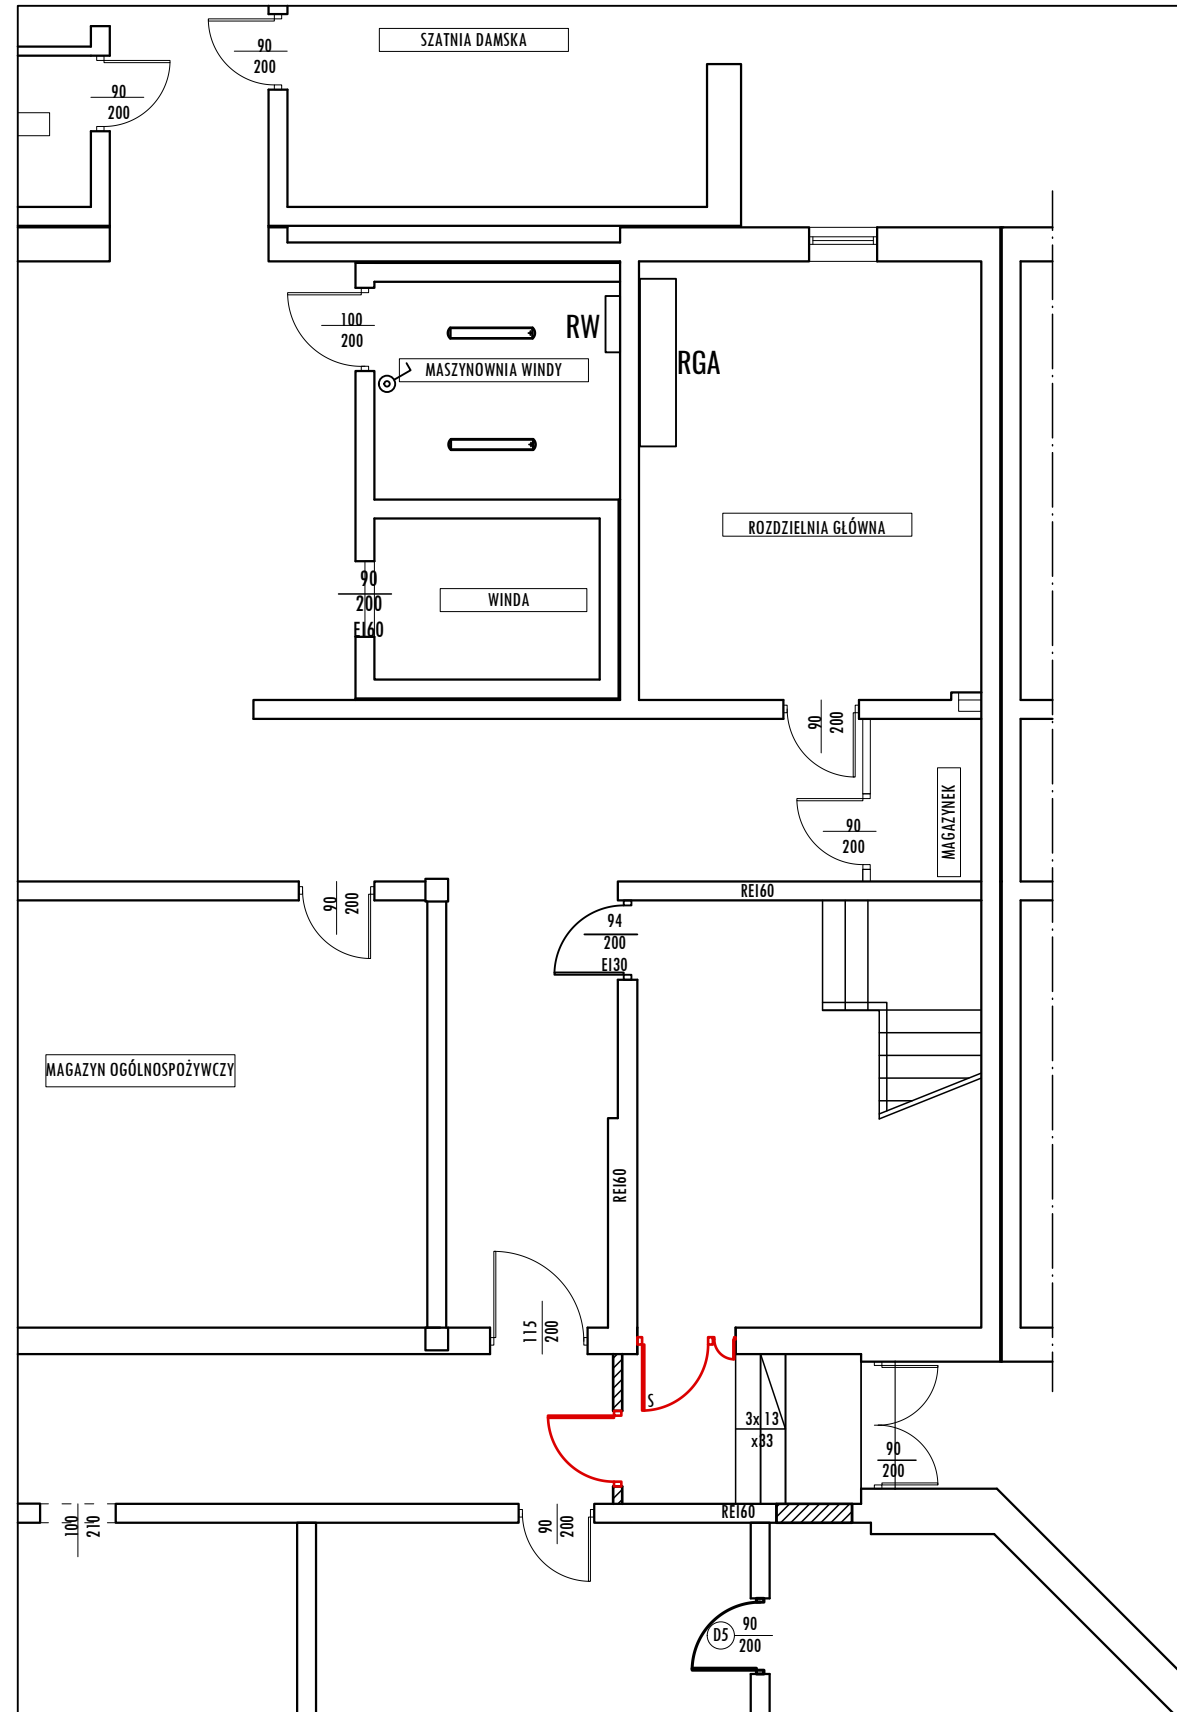

 
### SCHEMAT OBIEKTU DOMU POMOCY SPOŁECZNEJ

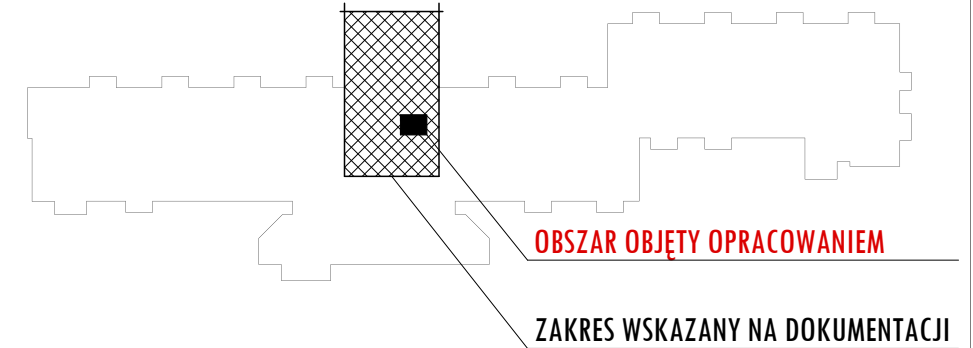


## LEGENDA



WŁĄCZNIK OŚWIETLIOWY, SZCZELNY 16A, 250V, IP 44



OPRAWA TYTAN LED 1150 mm 4500 lm IP66 840 (29W)

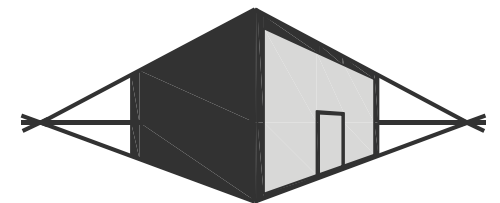

MIROSŁAW BURTA  
ZAKŁAD USŁUGOWY  
08-110 SIEDLCE, UL.GRABIANOWSKA 23

PRZEBUDOWA SZYBU WINDOWEGO W DOMU POMOCY SPOŁECZNEJ W SIEDLCACH

### RZUT PIWNIC - INSTALACJA ZASILENIA WINDY

<b>RYSUMUNEK NR 1</b>	<b>SKALA: 1:100</b>
<b>MIEJSCE I DATA:</b>	<b>SIEDLCE, SIERPIEŃ 2019</b>
<b>INWESTOR:</b>	<b>LOKALIZACJA:</b>
DPS "Dom nad stawami" ul. Poniatowskiego 32 08-110 Siedlce	Działka nr ew. 19/20, obr. 19 ul. Poniatowskiego 32, 08-110 Siedlce
<b>AUTOR PROJEKTU - ELEKTRYKA:</b>	<b>PODPIS:</b>
mgr inż. Marcin Barczak upr. MAZ/0104/PWB/E/19 w spec. sieci, instalacje i urządzenia elektryczne i elektroenergetyczne bez ograniczeń	
	<b>PODPIS:</b>